
 
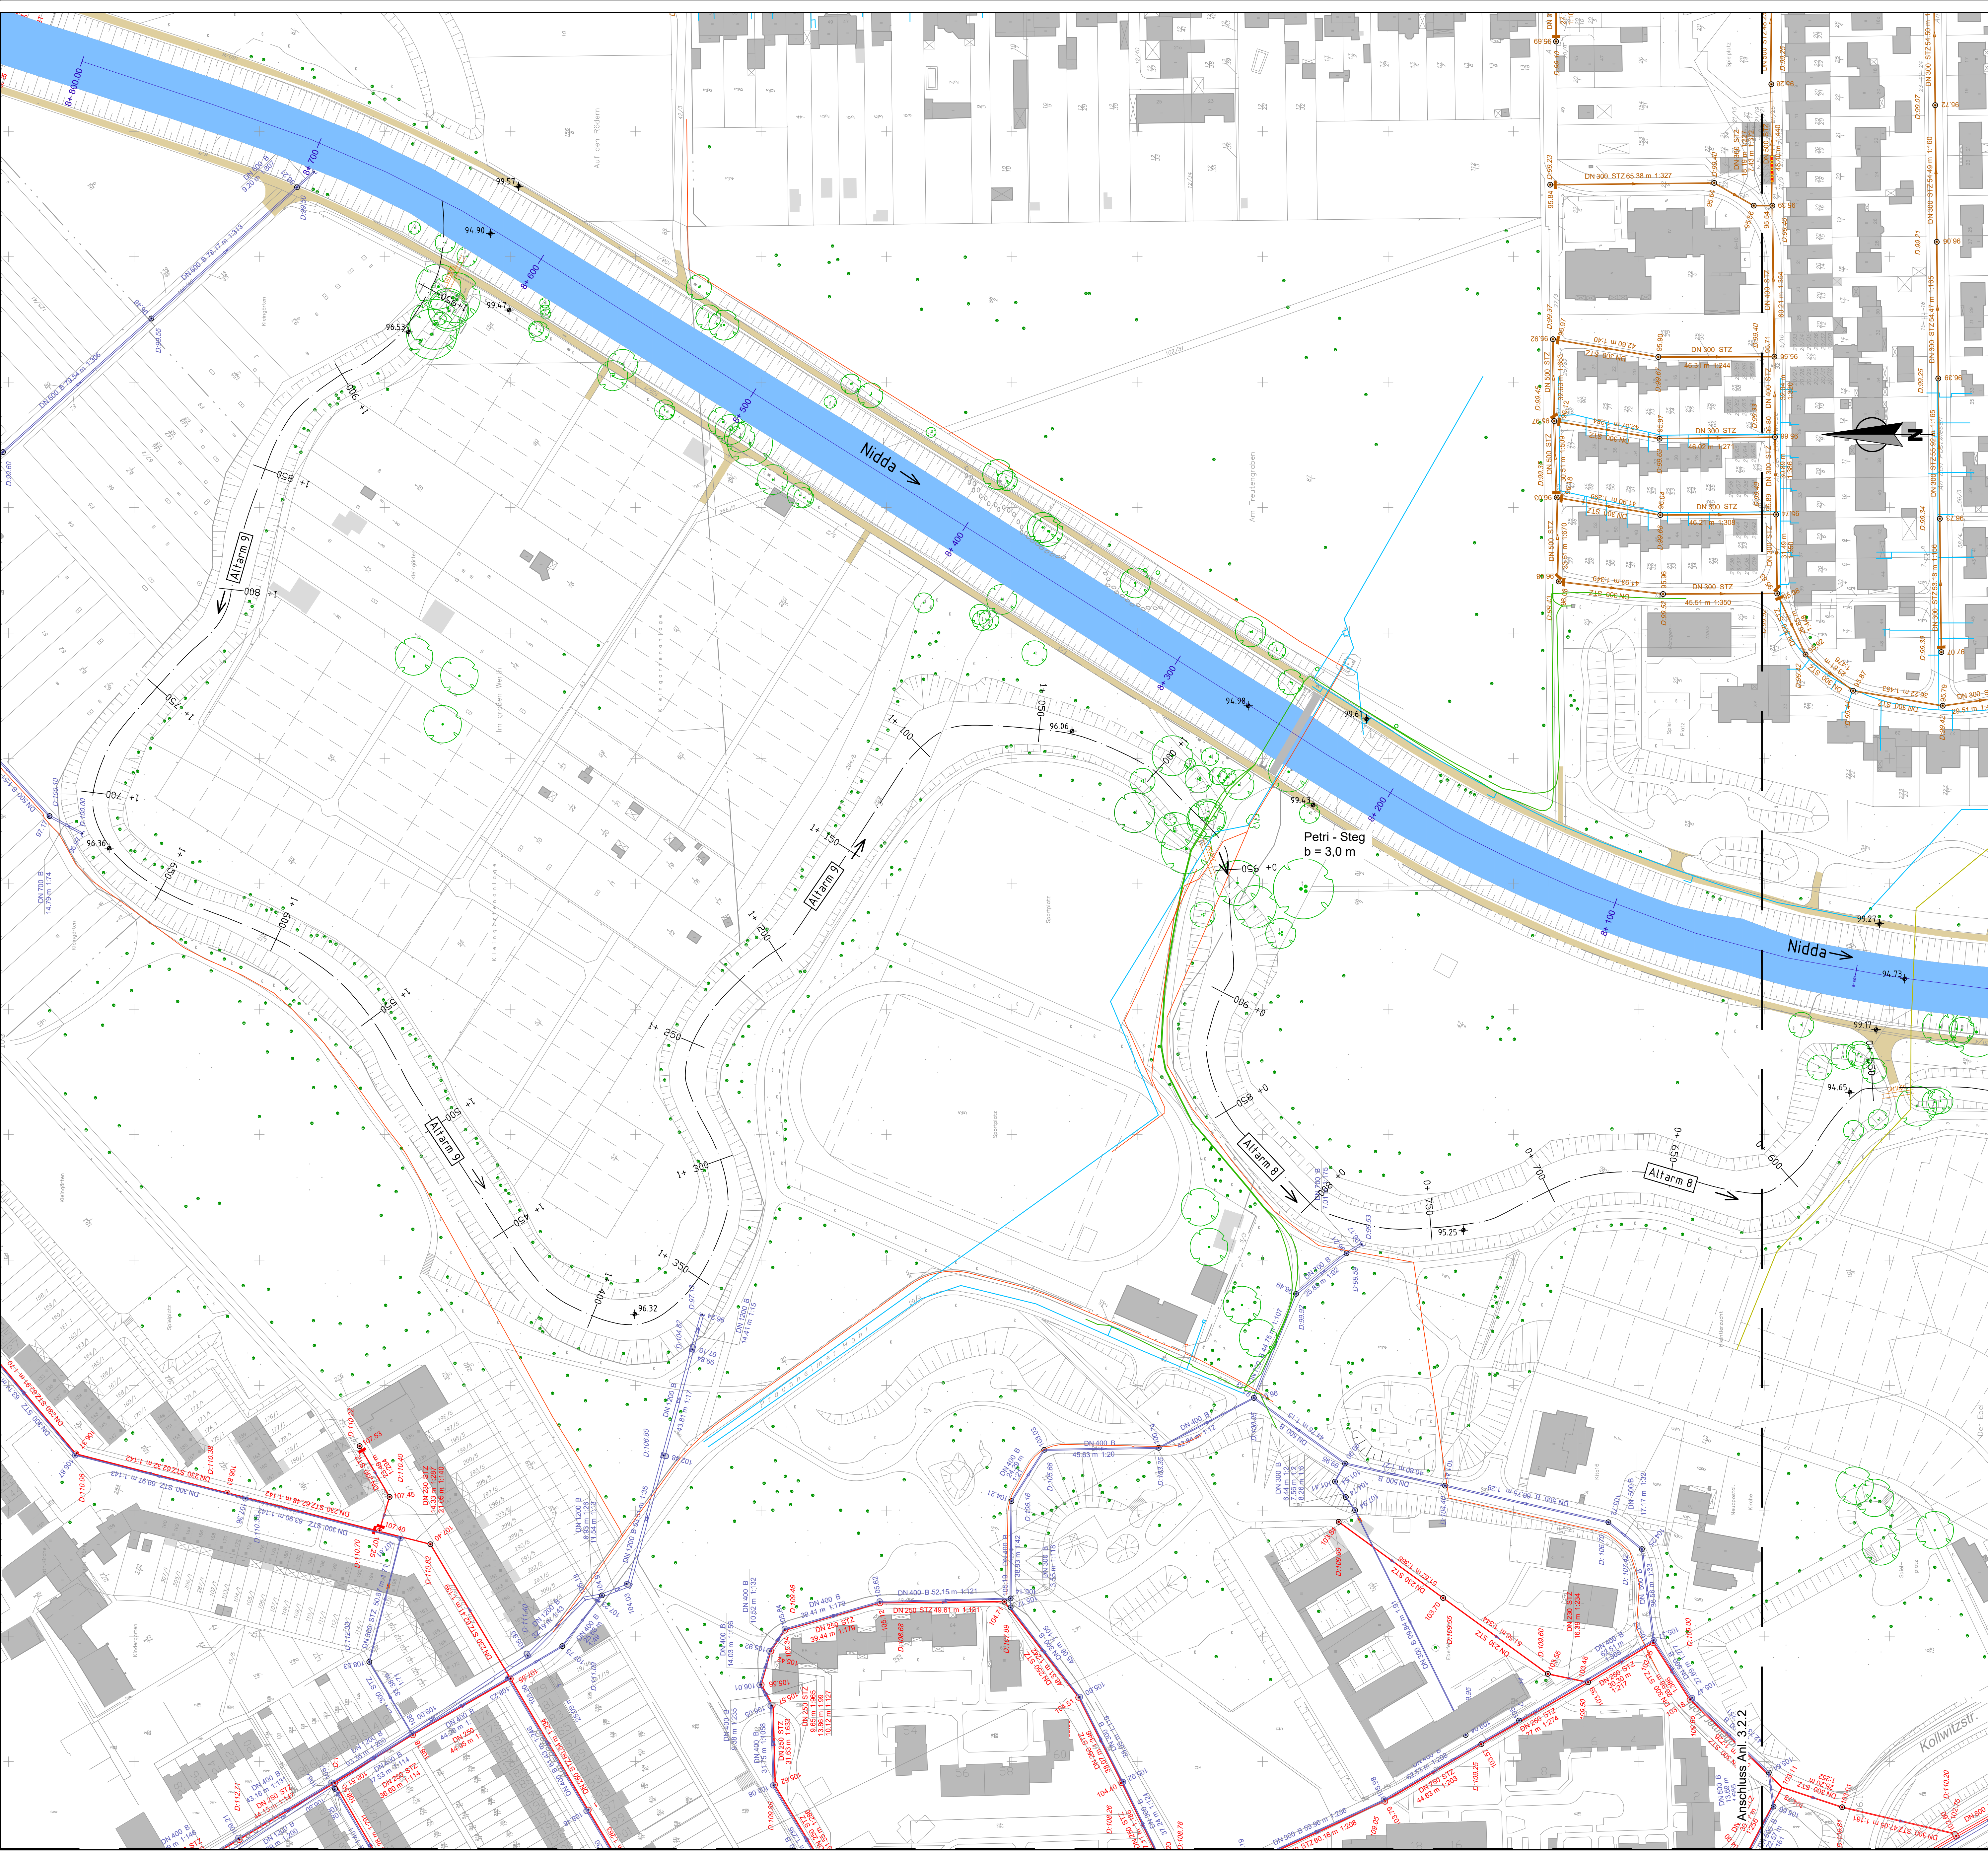




Legende

- 7+ 500 — Stationierung Nidda
- 1+ 850 — Stationierung Altarm 7 - 9
- Bestand**
- Uferweg
- A66
- 94.24 — Höhen Bestand
- Bestehende Leitungen**
- Gasleitung, Netzdienste Rhein-Main GmbH
- Trinkwasserleitung, Stadt Frankfurt
- Abwasserkanal (Schmutzwasser), Stadt Frankfurt
- Abwasserkanal (Regenwasser), Stadt Frankfurt
- Abwasserkanal (Mischwasser), Stadt Frankfurt
- Trinkwasserleitung, HESSENWASSER
- Telekom (Erdkabel), TROPOLYS Rhein-Main GmbH
- Strom (Erdkabel), Netzdienste Rhein-Main GmbH
- Kabelfernsehen
- Kanalverbindungen Altarme

Übersicht Blattsschnitte
o. M.

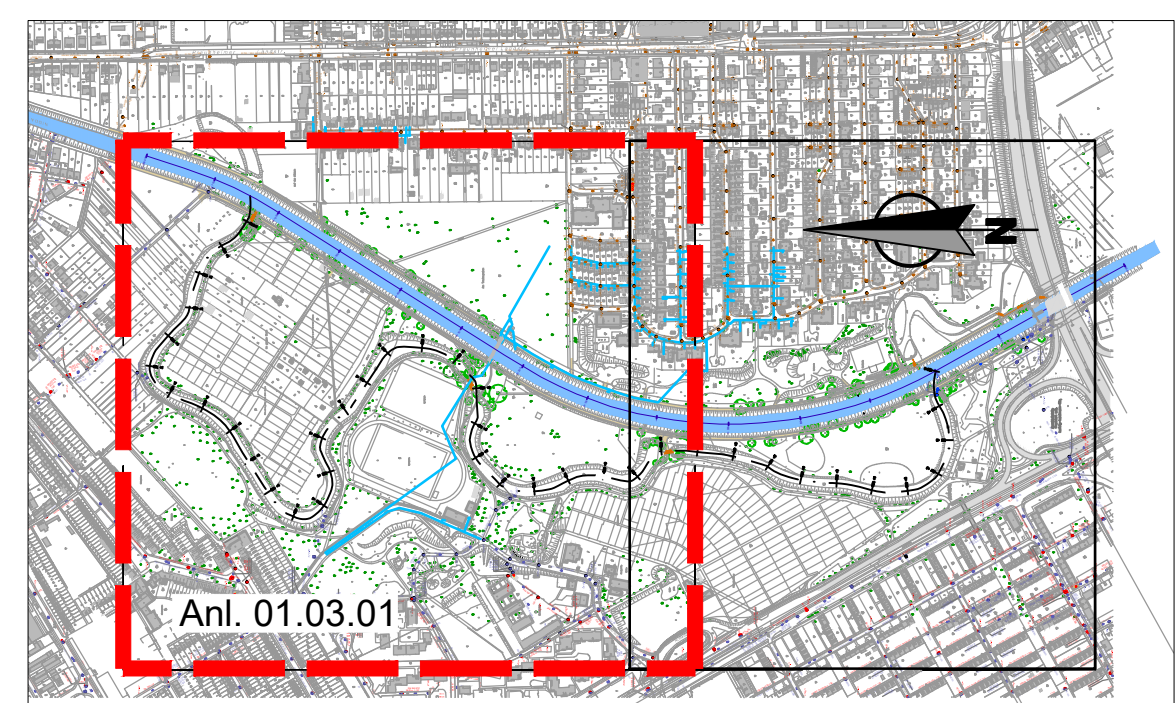

**CDM
Smith**

ARGE Hausener Niddawehr
c/o CDM Smith Consult GmbH
Darmstädter Str. 63
64604 Bickenbach

KREBS + KIEFER
Ingenieure GmbH
Heinrich-Hertz-Straße 2 | 64295 Darmstadt
T 06151 885-0 | F 06151 885-150
www.kk.de

BEARBEITET	DATUM	NAME	STADTEIL
GEZEICHNET	Nov. 2022	Figge	.
GEPRÜFT	Nov. 2022	Negro / Brechensner	BETRIEBSBEZIRK
		Heuser	KOSTENTRÄGER
DATENAME: Anl_01_03.dwg		DRUCKDATUM: .	BLATTGRÖÖE: 1.058m x 0.743m = 1.16 m²

Naturnaher Umbau des Hausener Niddawehres und Anschluss der Altarme 7 bis 9 an die Nidda	ZEICHNUNGS-NR. 01.03.01
Lageplan Bestand Bereich Nord Leitungen	MAßSTAB: 1 : 1000 LÄNGEN: HÖHEN:

Entwurfs- und Genehmigungsplanung LAGESTATUS: 07138.11

STADT FRANKFURT AM MAIN **SEF** STADTENTWÄSSERUNG FRANKFURT AM MAIN

GEPRÜFT	DATUM	NAME	IM AUFTRAG
SG PLANUNG			
SG BETRIEB			