


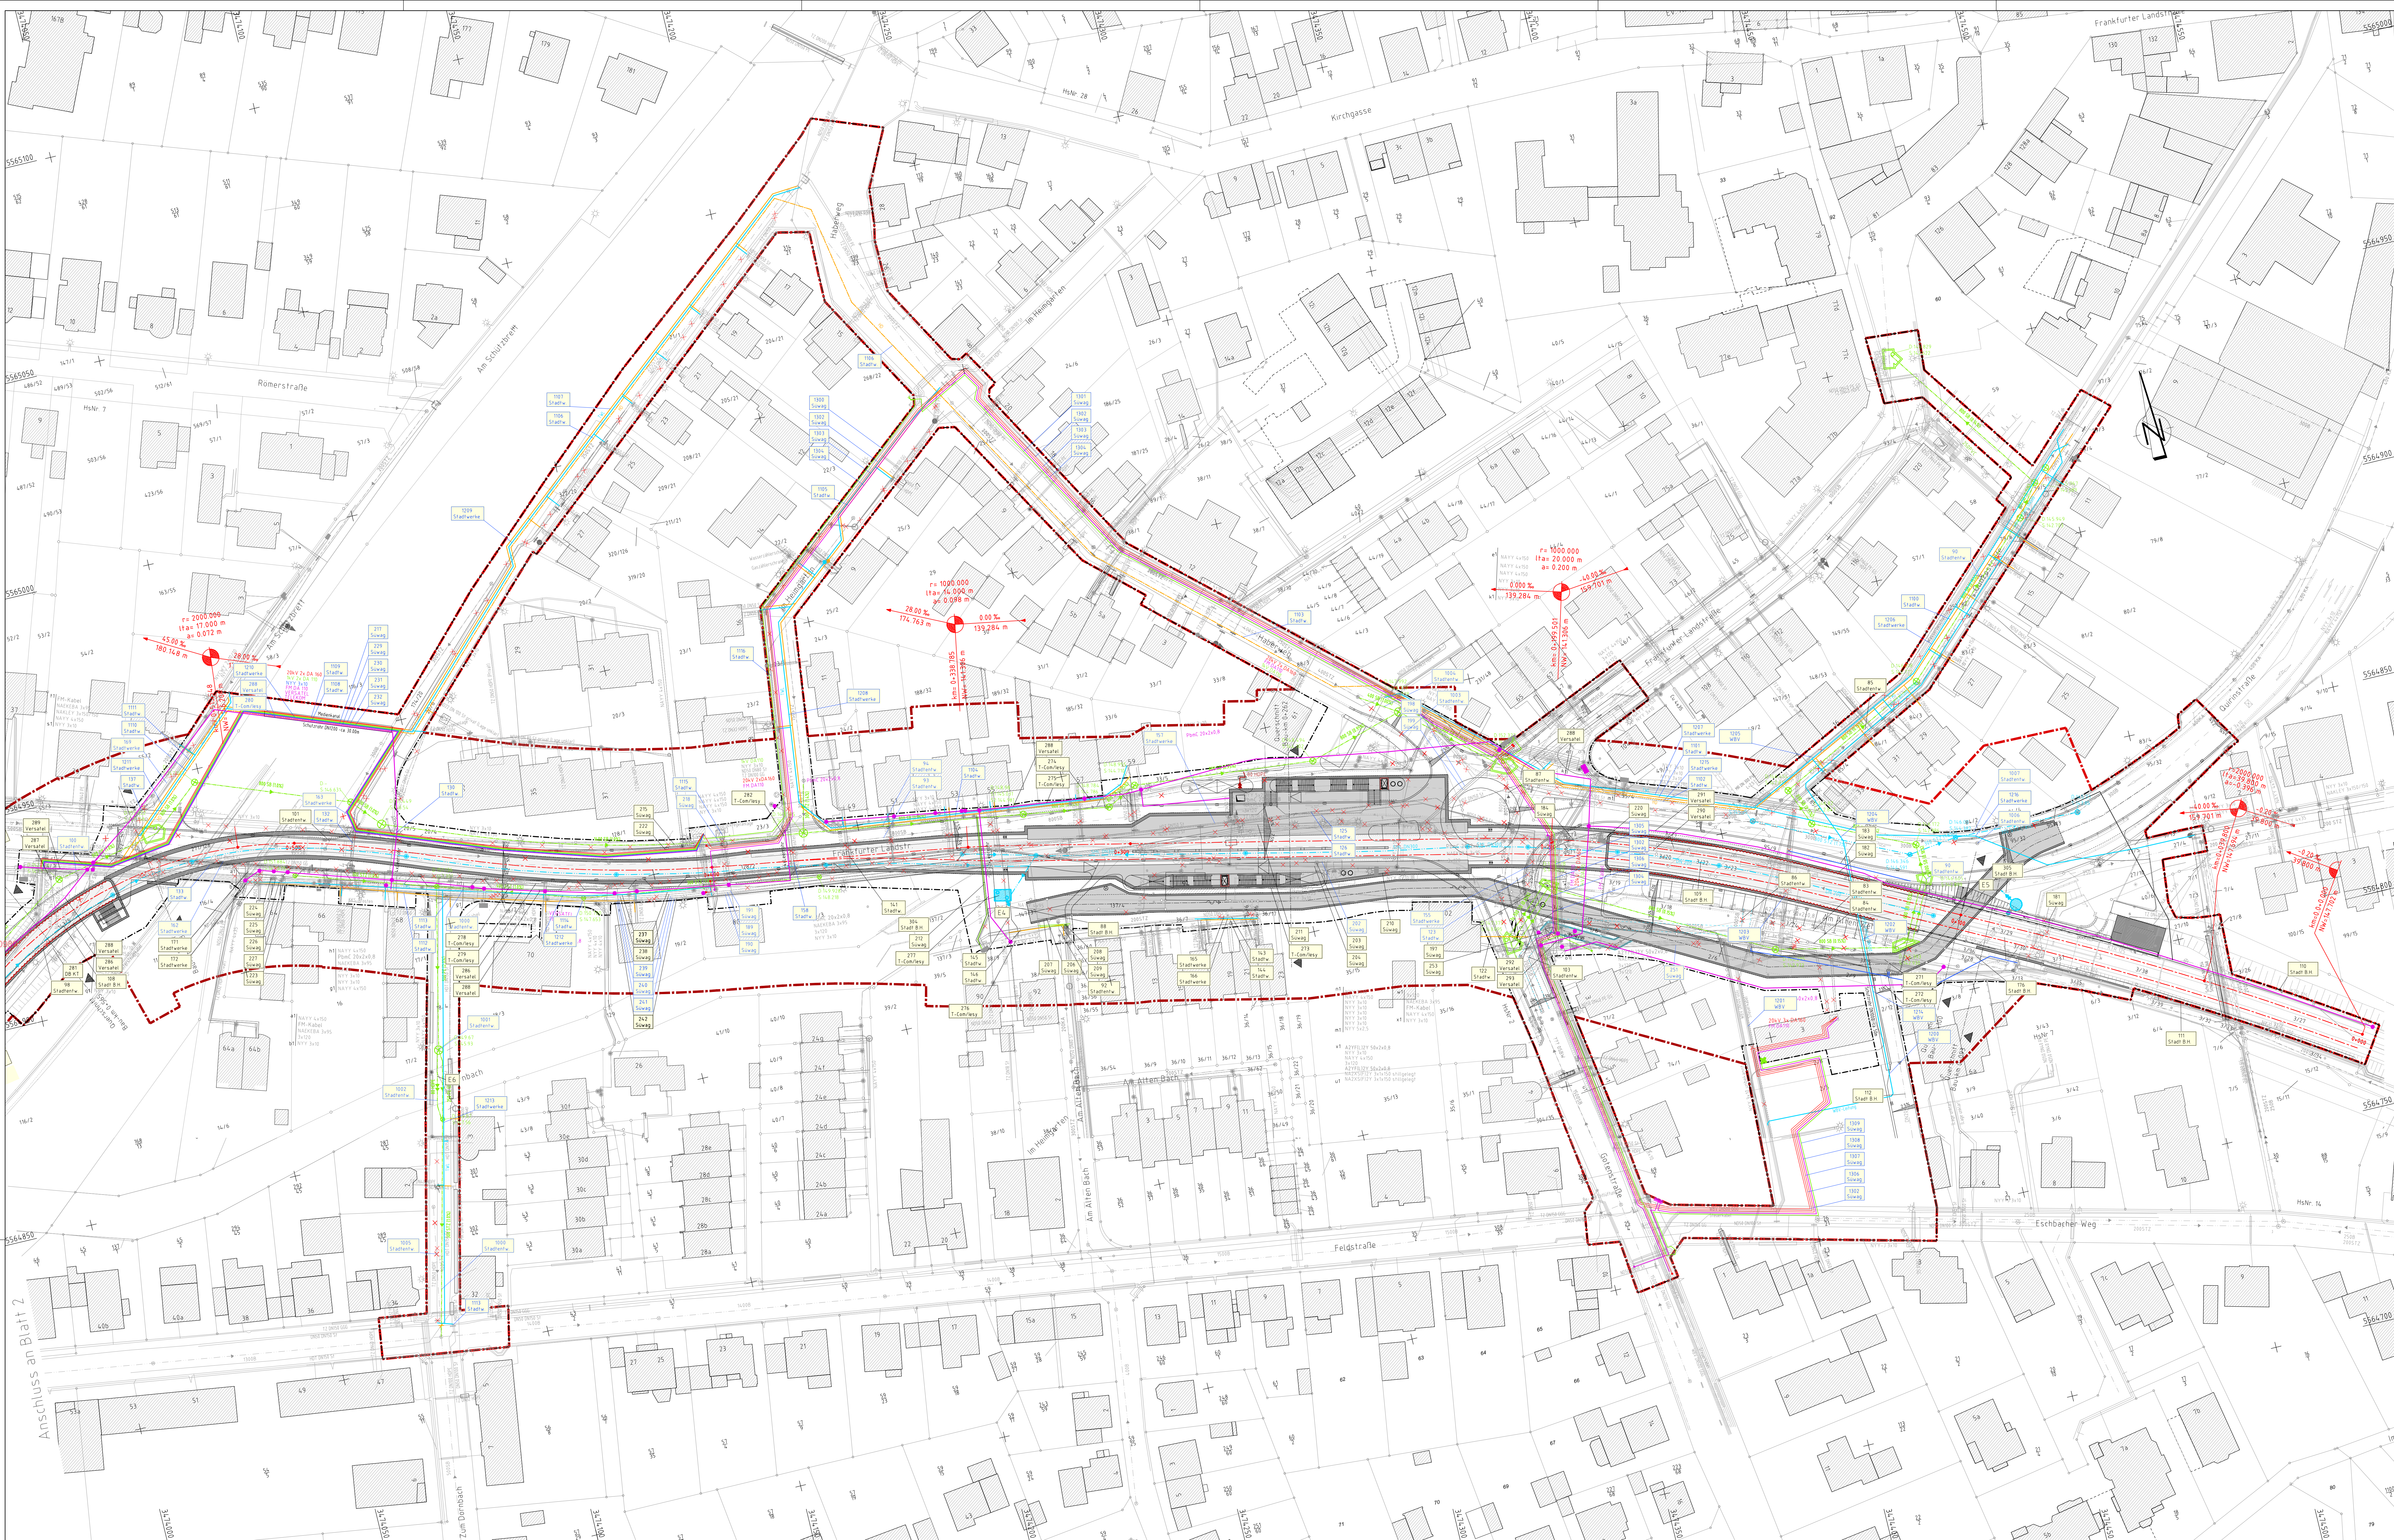

Legende - Leitungskataster

Energieversorgung	Wasserversorgung
EV-Hochspannungskabel	Wasserleitungen
Muffe	Über-/Unterführdrain
Trafostation	WZ-Schacht
EV-Niederspannungskabel	Absperrebohrer
Verteilerkasten	Stutzen
EV-Steuerskabel	Muffe
Verteilerkasten	Verlegung in Schutzrohr
Leitung stillgelegt	Telekommunikation
Verlegung in Schutzrohr	Fernmeldekabel
EV-Stadtbeleuchtung	Verstärkerpunkt
Verteilerkasten	Verstärkerstelle
Muffe	Muffe
Straßenleuchte	Verteilerkasten
Verlegung in Schutzrohr	Kabelschacht
	Verlegung in Schutzrohr
Gasversorgung	Planung U2-Verlängerung
Gasrohrdurchleitung	unterirdische Bauwerke
Gasniederdruckleitung	sonstige Ingenieurbauwerke
Gasregler	laufende Nummer des Bauwerksverzeichnisses mit Leitungsnummer (Beispiel: Süwag)
Absperrebohrer	Rückbau/Abbruch
Entstufung	U2-Fahrleitungskante
Wasserhahn	Feststellungsgrenze
Ausläufer	Baufeldgrenze
Verlegung in Schutzrohr	
Entwässerung	
Regenwasserkanal	Regenwasserkanal zur Gießentwässerung mit Hebeanlage
Schuldrainagekanal	Einleitetpunkt mit Bezeichnung für Einleitung des Wassers in einen Kanal bzw. ein Gewässer
Hochwasserkanal	
Revisions-/Einlaufschacht	

Linienausgaben sind bei der Lage der Leitungen infolge geographischer Übertragung aus den von den Versorgungsfragern und den zur Verfügung gestellten Unterlagen nach der Vollständigkeit der eingetragenen Versorgungsanlagen zu prüfen.

3					
2					
1					
0					

1. Planungsverfahren: Antragsfassung

Index	Änderungen bzw. Ergänzungen	HIS
0		

GRUNDLAGEN	anliegendes Kataster	Bad Homburg v.d.H., FB Stadt	03 / NN 100
	Vermessung	David Witting - Kirscher, Bad <th>03 / NN 100</th>	03 / NN 100
	Vermessung	David Witting - Kirscher, Bad <th>03 / NN 100</th>	03 / NN 100

Planverfahren: **SBHG** STADTBAMMELBEZIRK BAD HOMBURG

Frankfurt, den 10.12.2024 i.v. gez. Horst Mann

Verlängerung der ... - Bahnhof ...

Anlage 8
Blatt Nr. 102
Maßstab 1:500

Anlage 8 - Blatt 102 - Leitungslageplan
Anlage 8 - Blatt 102a - Leitungslageplan
- Index a