


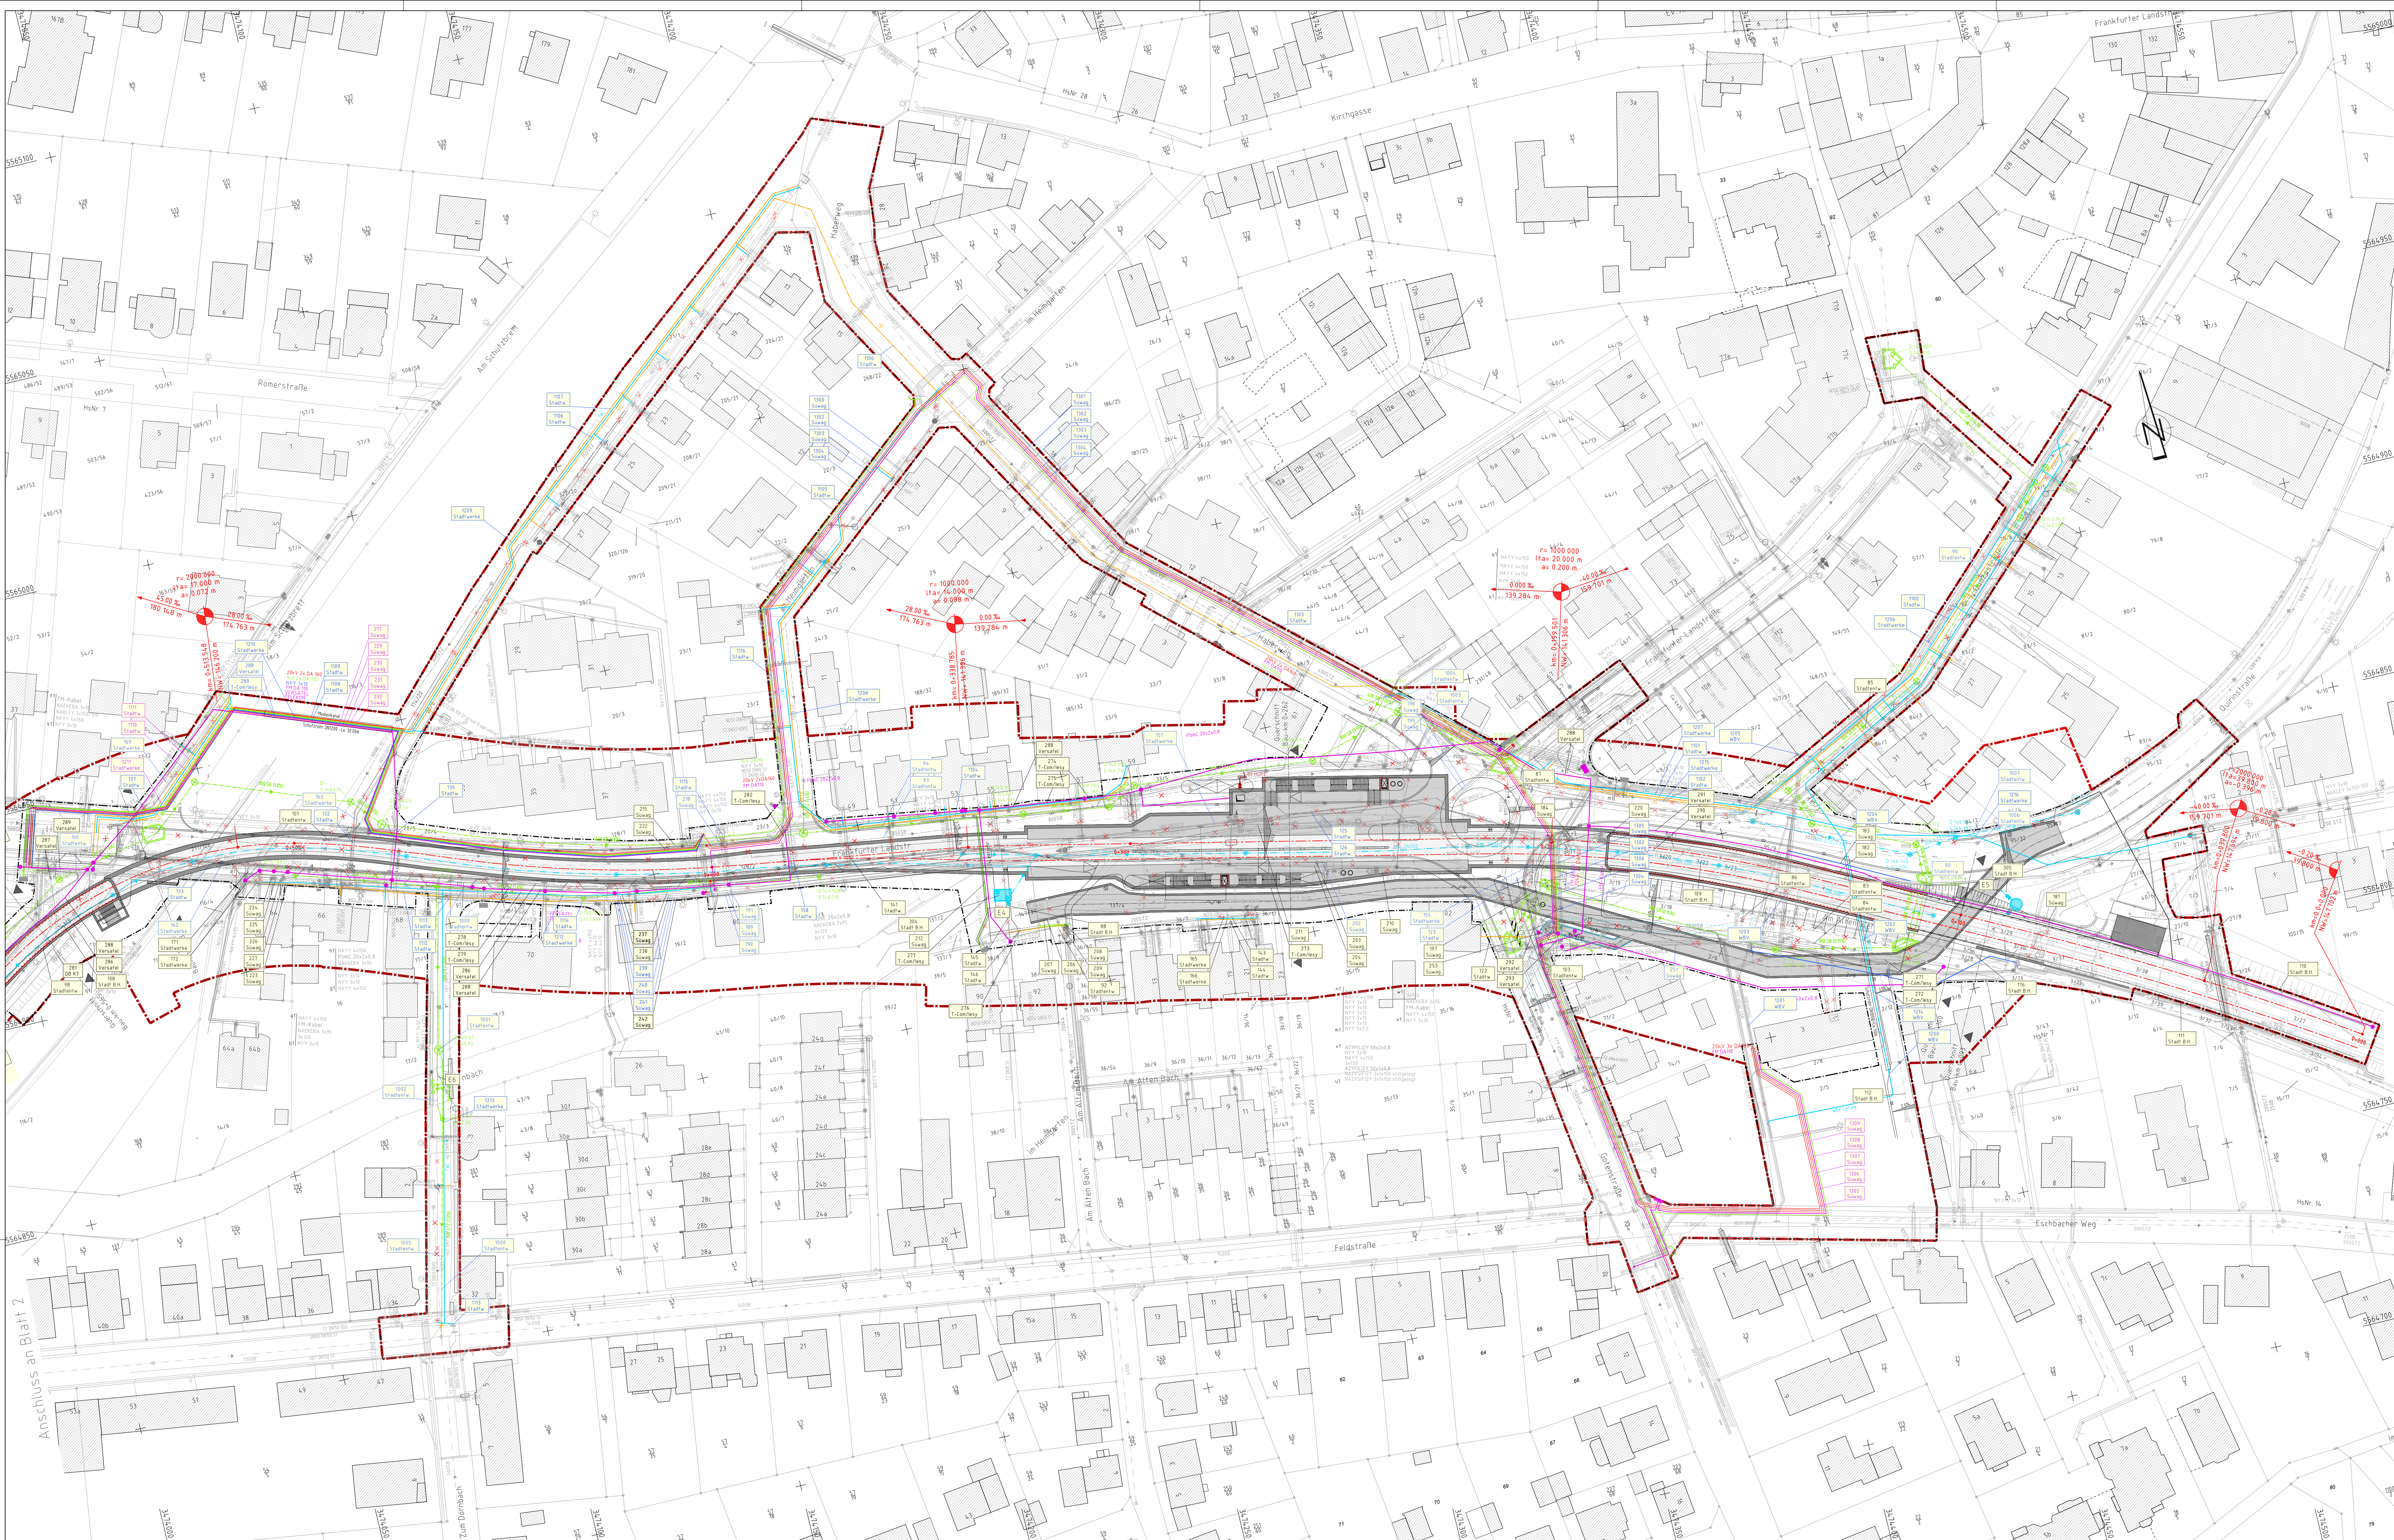

Legende - Leitungskataster

Energieversorgung

EV-Hochspannungskabel

Muffe

Trafostation

EV-Niederspannungskabel

Verteilerkasten

Muffe

EV-Steuerkabel

Verteilerkasten

Muffe

Leitung stillgelegt

Verlegung in Schutzrohr

Stadtbeleuchtung

EV-Stadtbeleuchtung

Verteilerkasten

Muffe

Straßenleuchte

Verlegung in Schutzrohr

Gasversorgung

Gashochdruckleitung

Gasniederdruckleitung

Gasgabel

Abgaserschleifer

Entlüftung

Wasserlopf

Ausläufer

Verlegung in Schutzrohr

Entwässerung

Regenwasserkanal

Schmutzwasserkanal

Mischwasserkanal

Revisions-/Eintaufschacht

Wasserversorgung

Wasserleitungen

Über-/Unterflurhydrant

WZ-Schacht

Abwasserheber

Stoß

Abzweig

Verlegung in Schutzrohr

Telekommunikation

Fernmeldekabel

Verstärkerpunkt

Verstärkerstelle

Muffe

Verteilerkasten

Kabelschacht

Verlegung in Schutzrohr

Planung UZ-Verlängerung

unterirdische Bauwerke

sonstige Ingenieurbauwerke

laufende Nummer des Bauwerksverzeichnisses mit Leitungsnummer (Beispiel: Süwag)

Rückbau/Abbruch

Stichtabnahme

UZ-Fahrleitungsgrenze

Feststellungsgrenze

Baufeldgrenze

Regenwasserkanal zur Grenz-entwässerung mit Hebeanlage

Einletpunkt mit Bezeichnung für Einleitung des Wassers in einen Kanal bzw. ein Gewässer

Ungenauigkeiten sind bei der Lage der Leitungen infolge geographischer Übertragung aus den von den Versorgungsfragern und den zur Verfügung gestellten Unterlagen möglich. Die Vollständigkeit der eingezeichneten Versorgungsleitungen wird nicht garantiert.

3

2

1

0

1. Planänderungsverfahren 1. Änderung im Verfahren

1. Planänderungsverfahren Auftragsfassung

05/2025

02/2024

H5

H5

Index

Änderungen bzw. Ergänzungen

Stand 02/2013

Stand 08/2017

Stand 11/2017

Datum

Zeichen

GRUNDLAGEN

amtliches Kataster

Bad Homburg v.d.H., FB Stadtplanung

Stand 02/2013

Lage/Höhe GK 108 / NN 100

Vermessung

ÖvM Wilting + Kirscher, Bad Homburg

Stand 08/2017

Lage/Höhe GK 108 / NN 100

Vermessung

ÖvM Wilting + Kirscher, Bad Homburg

Stand 11/2017

Lage/Höhe GK 108 / NN 100

Planverfahren:

Schüller-Plan

INGENIEURGESELLSCHAFT mbH

STADTBÜRO FÜR PLANUNG UND VERMESSUNG

60528 Frankfurt am Main

Telefon: 069 66 95 20 10

Fax: 069 66 95 20 10 99

bearb.

06.05.2025

SG

gepr.

06.05.2025

SG

gepr.

06.05.2025

H5

Frankfurt, den 09.05.2025

i.V.

gez. Nicola Thiem

Verlängerung der Stadtbahnlinie U2 nach Bad Homburg - Bahnhof

Planfeststellung

1. Planänderung

Leitungslageplan

Planung

km 0+000 - km 0+559

Anlage 8

Blatt Nr. 102a

Maßstab 1:500

SBHG

STADTBÜRO FÜR PLANUNG UND VERMESSUNG

BAD HOMBURG

INGENIEURGESELLSCHAFT mbH

60528 Frankfurt am Main

Telefon: 069 66 95 20 10

Fax: 069 66 95 20 10 99

Frankfurt, den 09.05.2025

gez. Horst Amann

P:\B\H\1734_U2_Bad_Homburg\60-Planung\01-Zeichnungen\Lph-4\Erste_Aenderung\A8_Blat10_Leitungslageplan.dwg